


Genehmigungsvermerk Eisenbahn-Bundesamt

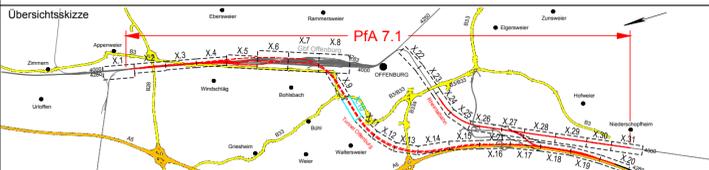

0	Ausgangsverfahren: Antragsfassung	29.07.2024
Index	Änderungen bzw. Ergänzungen	Planungsstand

Genehmigungsplanung: Unterlage für eine Entscheidung nach § 18 AEG


Vorhabenträger:		Planzeichen: GP_3-1-10_LP-0	
DB InfraGO AG Zentrale Theodor-Heuss-Allee 7 60486 Frankfurt am Main		Projekt-Nr.: 24035	
Datum	Unterschrift	Datum	Name
03/2024	Sul	03/2024	Sul
03/2024	Ett	03/2024	Ett
03/2024	Gis	03/2024	Gis
Vertreter des Vorhabenträgers:		Planverfasser:	
DB InfraGO		OBERMEYER Infrastruktur	
DB InfraGO AG ABS/NBS Karlsruhe-Basel Schwarzwaldstraße 82 76137 Karlsruhe		OBERMEYER Infrastruktur GmbH & Co. KG Hasenbergstraße 31 70178 Stuttgart 29.07.2024 Datum	
i.v. Risch		Unterschrift	
Hoehensystem: NHN (DHHN 92)		Koordinatensystem: DB-REF	
Ursprungsplan: -		Blattgröße: 1160 x 297	
Datum		Maßstab: 1 : 1000	

Vorhaben:
ABS/NBS Karlsruhe-Basel, StA 7, Pfa 7.1 Appenweier - Hohberg (Tunnel Offenburg)
NBS, Strecke 4280, Appenweier bis Hohberg, km 138.500 - km 154.000
ABS, Strecke 4000, Offenburg bis Hohberg, km 147.200 - km 154.550

Planart: LAGEPLAN
Planinhalt: Str 4281-1 km 6,5+27 ... km 7,2+49 / Str 4281-2 km 6,5+65 ... km 7,2+83

Legende:

- Bestand
- Neubau / Änderung
- Rückbau
- äußere Grenze der vorhabenträgereigenen Grundstücke
- tangierende Planung (nachrichtliche Darstellung)
- Planfeststellungsgrenze
- laufende Nummer des Bauwerksverzeichnisses
- Kreis-/ Gemeindegrenze
- Gemarkungsgrenze
- Flurgrenze
- Flurstücksgrenze
- Zugehörigkeitshaken
- Flurstücksnummer
- Schallschutz
- Schallschutzwand mit Tür
- Böschung
- Gleis S-Bahn
- Gleis für Reise- und Güterzüge
- Gleis für Güterzüge
- Trafostation
- Oberleitungsmast mit/ohne Mastnummer
- Trograsse (Kabelkanal) mit Kabelschacht
- Entwässerungsgraben mit Fließrichtung
- Versickerungsanlage (Graben, Becken, Mulde)
- Mulde
- Stützwand
- Zaun
- Hecke gemeinschaftlich
- Leitplanke
- Straßenablauf
- Einstiegsschacht / Entwässerungsleitung mit Fließrichtung
- Lichtmast
- Schaltschrank
- Schieber für Wasserleitung
- Überflurhydrant; Unterflurhydrant
- Schrankenkasten mit Schrankenbaum
- rotes Blinklicht
- Laubbaum; Nadelbaum
- Gebäude mit Überdachung
- Treppe
- Rampe

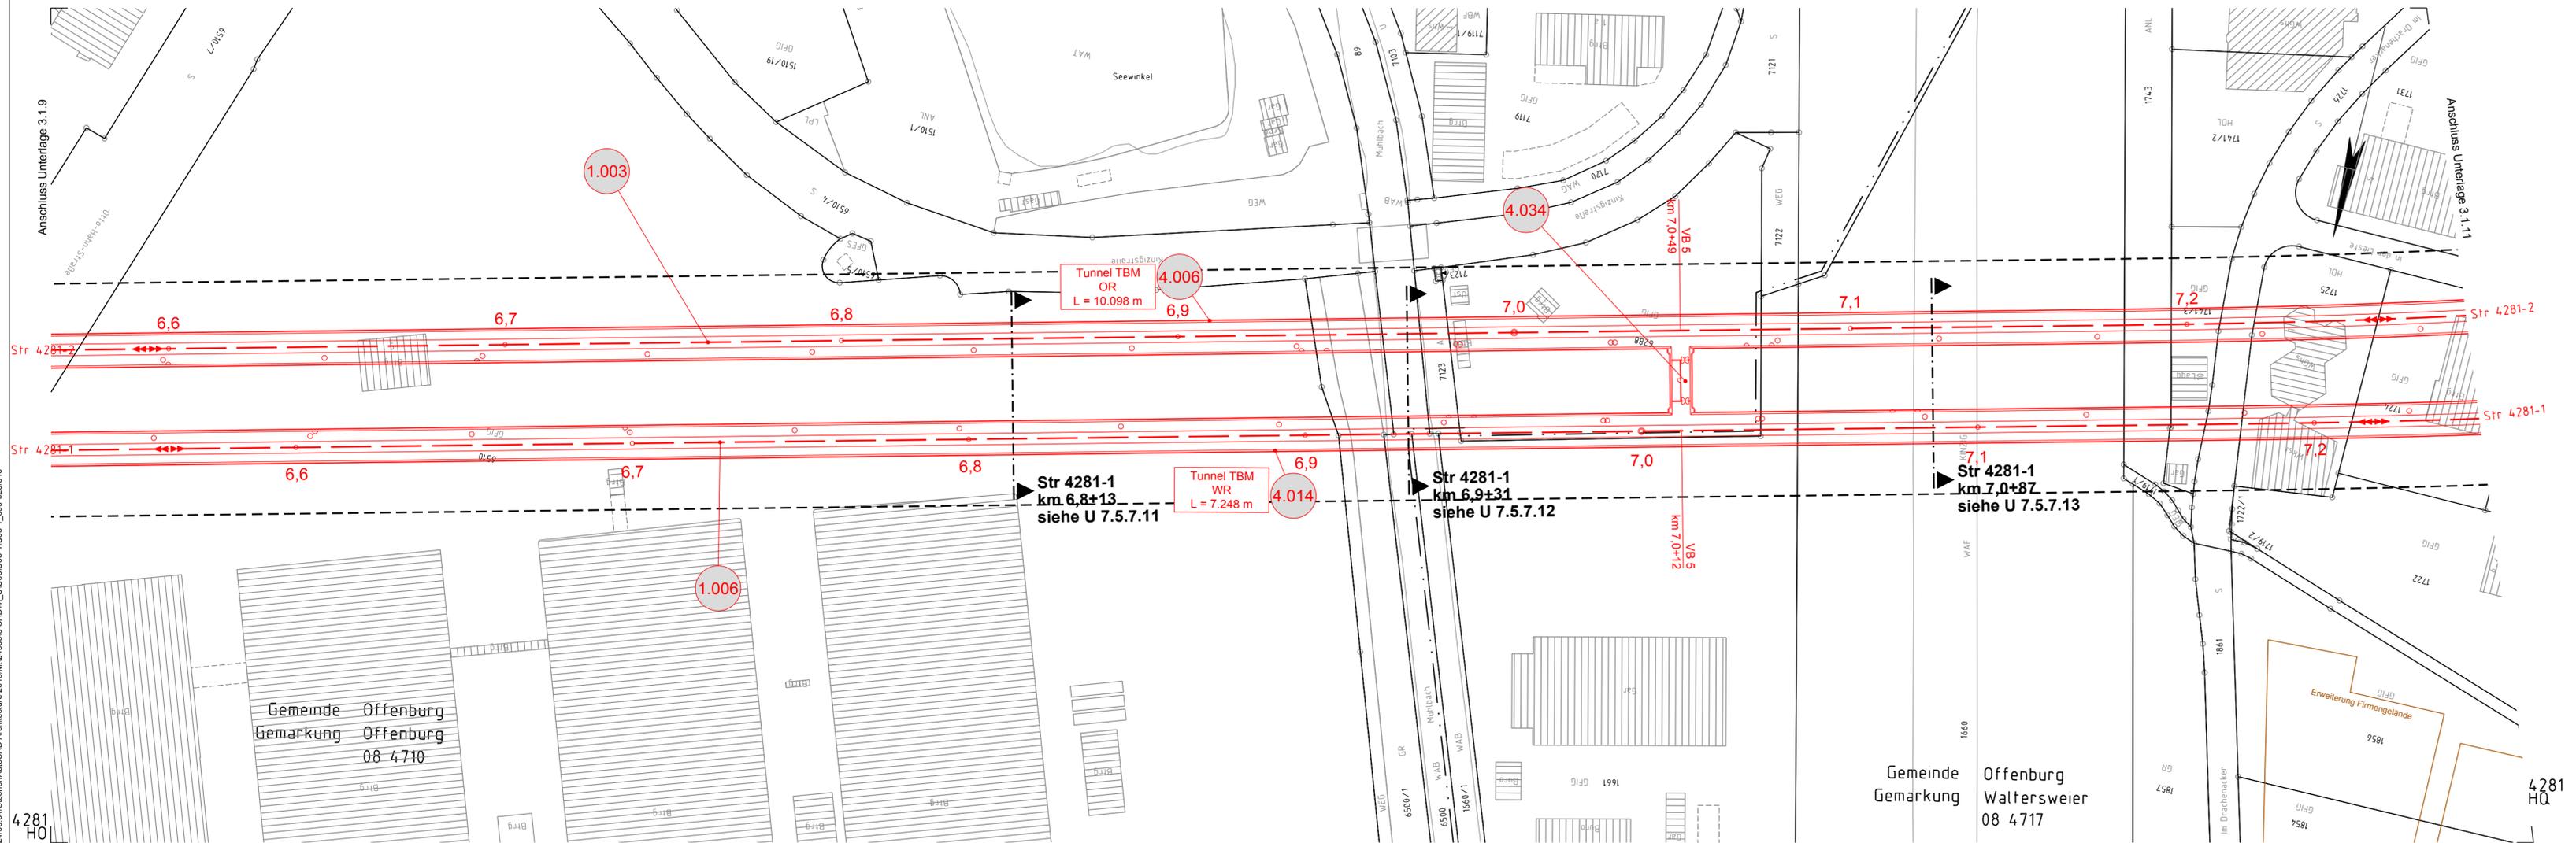

26.7.2024 08:34:51 (S) / AutoCAD Architecture 2018 (M) / 1240953.CAD / 4_LU03_U03-1_U03-1_008-02010

Gemeinde Offenburg
Gemarkung Offenburg
08 4710

Gemeinde Offenburg
Gemarkung Waltersweier
08 4717

4281
HQ